


专业	姓名	日期	专业	姓名	日期
建筑			电气		
结构			暖通		
给排水					

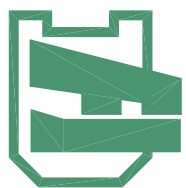

福建省建筑设计研究院

项目名称:

施工图审查合格证书:

施工图审查合格证书编号:

项目专业负责人:

项目专业负责人姓名:

注册建筑师执业证书:

注册结构师执业证书:

备注:

版本: 1.0

日期: 2024.04

审核: 审核人: 审核日期: 审核人: 审核日期:

设计单位:

项目负责人:

专业负责人:

审核人:

审核日期:

审核人:

审核日期:

审核人:

审核日期:



二号厂房屋面混凝土墩定位图

工程编号:

图号:

比例:

日期:

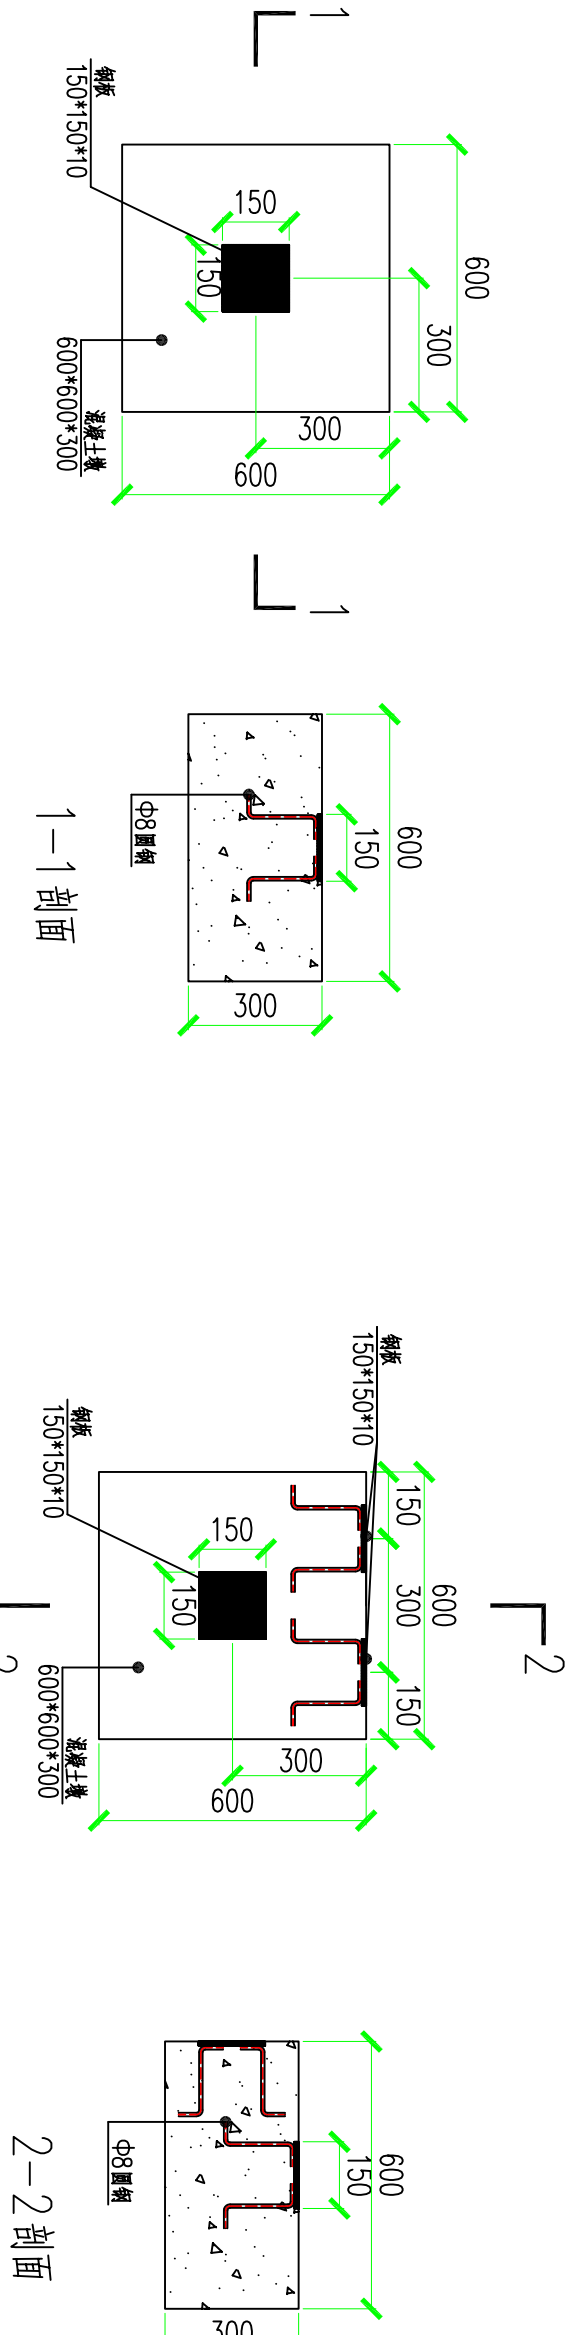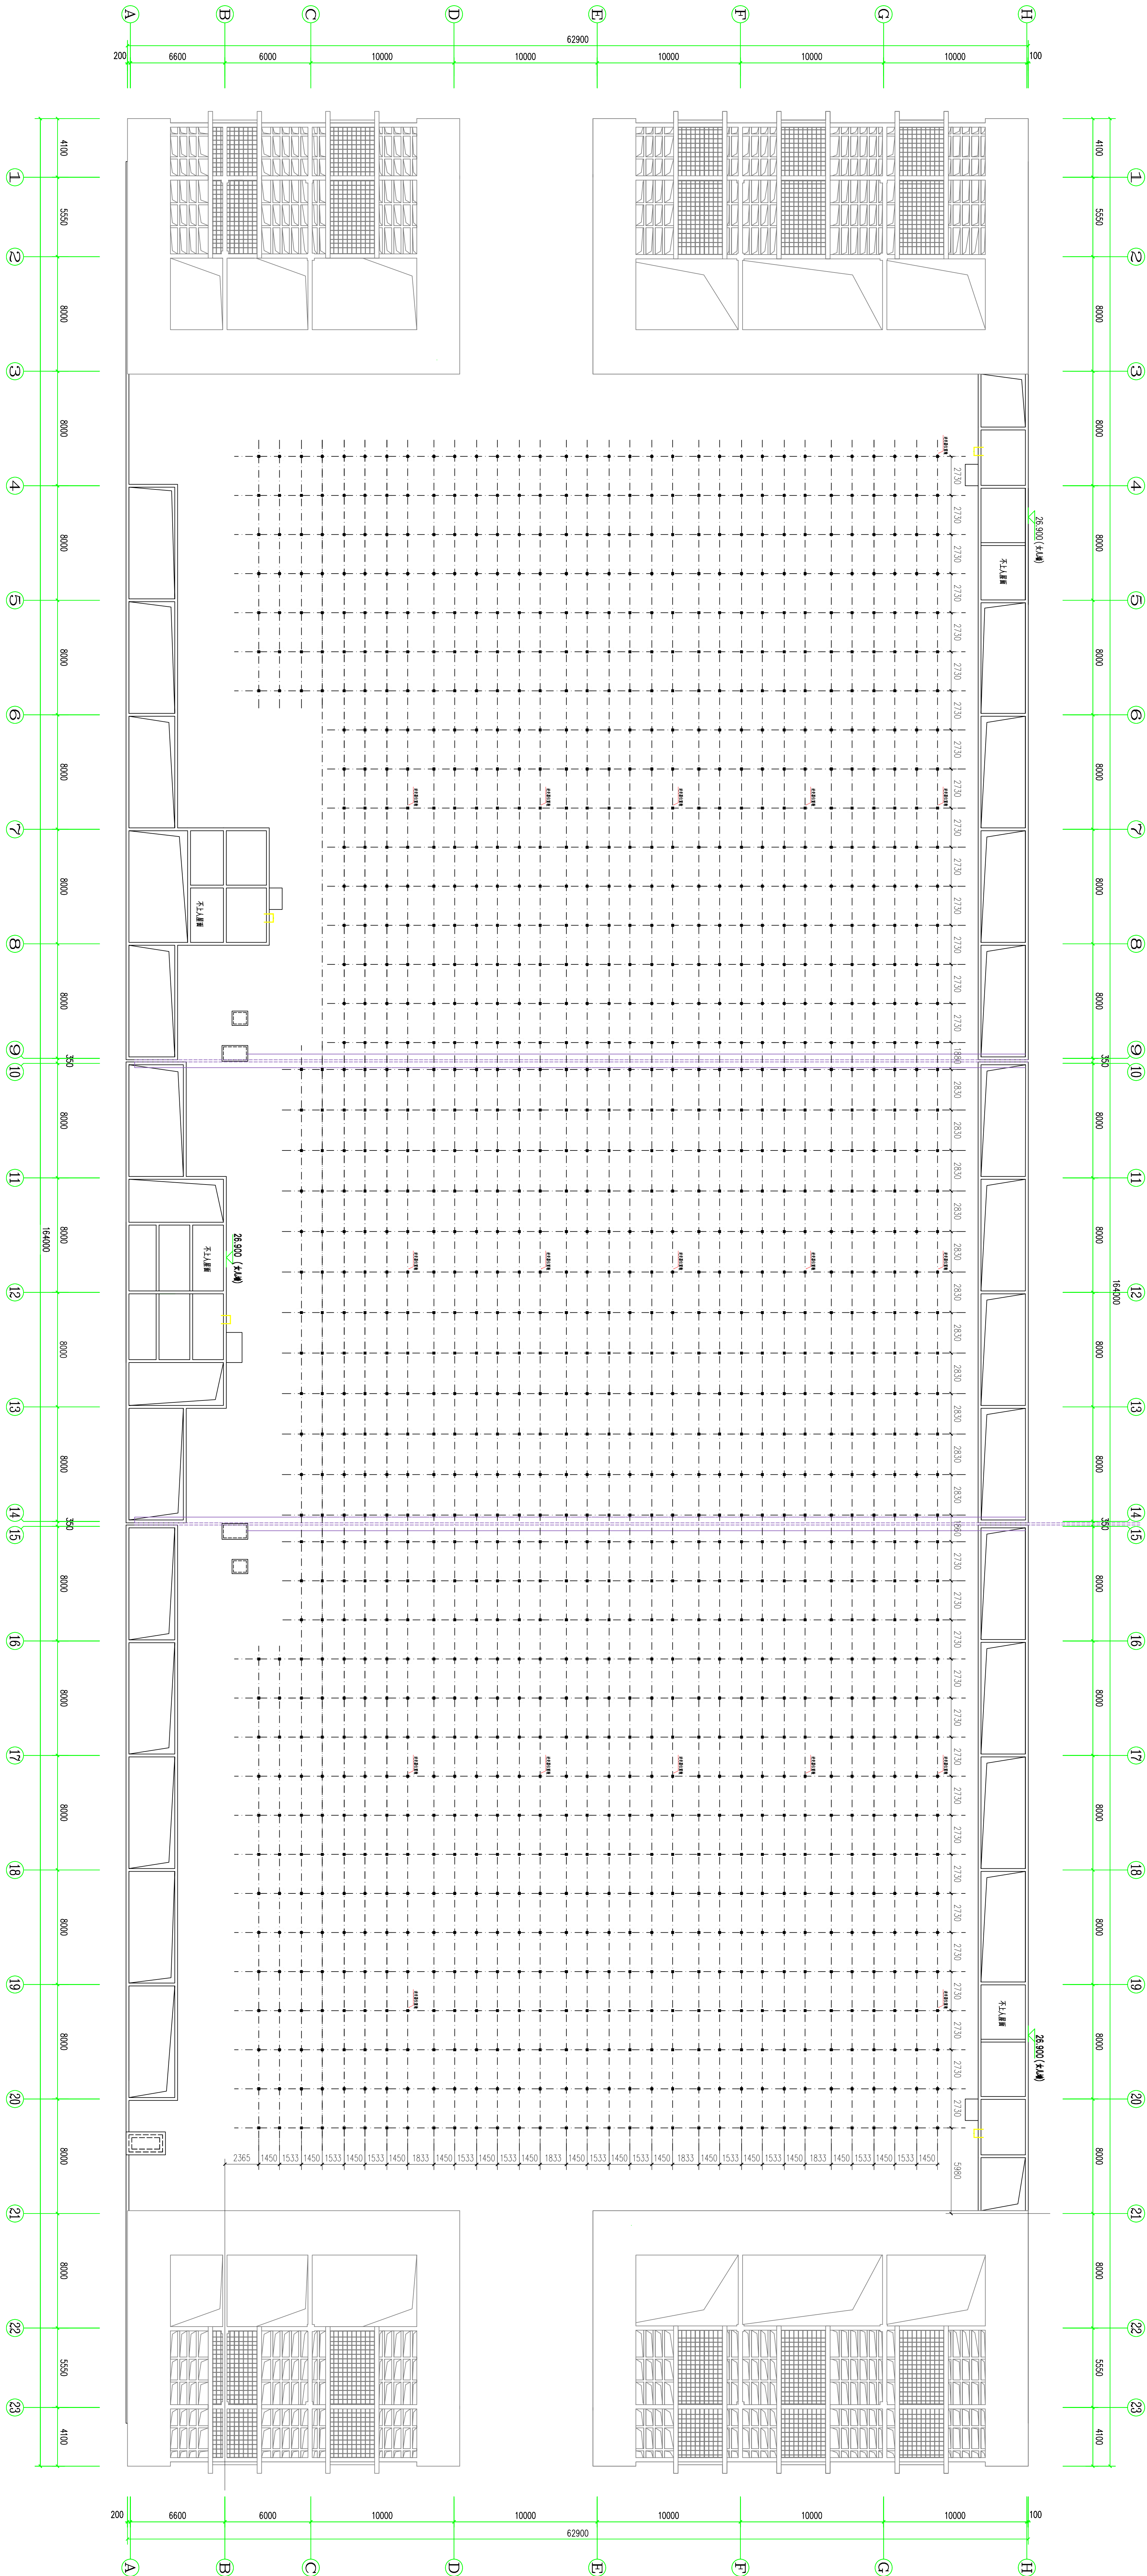

二号厂房屋面混凝土墩定位图 1:15

5.1 混凝土墩 600x600x300

5.2 混凝土墩 600x600x300

5.3 混凝土墩 600x600x300

混凝土墩大样图 1:15

逆变器位置墩大样图 1:15

注: 逆变器位置墩共 18 个